



# Anlage 2.1

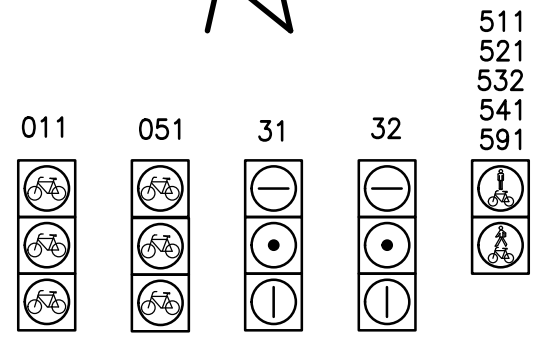

Sign. 081, 082, 101, 102 Rot  $\varnothing$  300mm  
 Sign. 051  $\varnothing$  100mm

Hinweis:  
 Markenaustausch über Steuerungskabel mit  
 LZA Berg-am-Laim-/ Riedgastr. (0658) und  
 LZA Berg-am-Laim-/ Trausnitzstr. (1131)

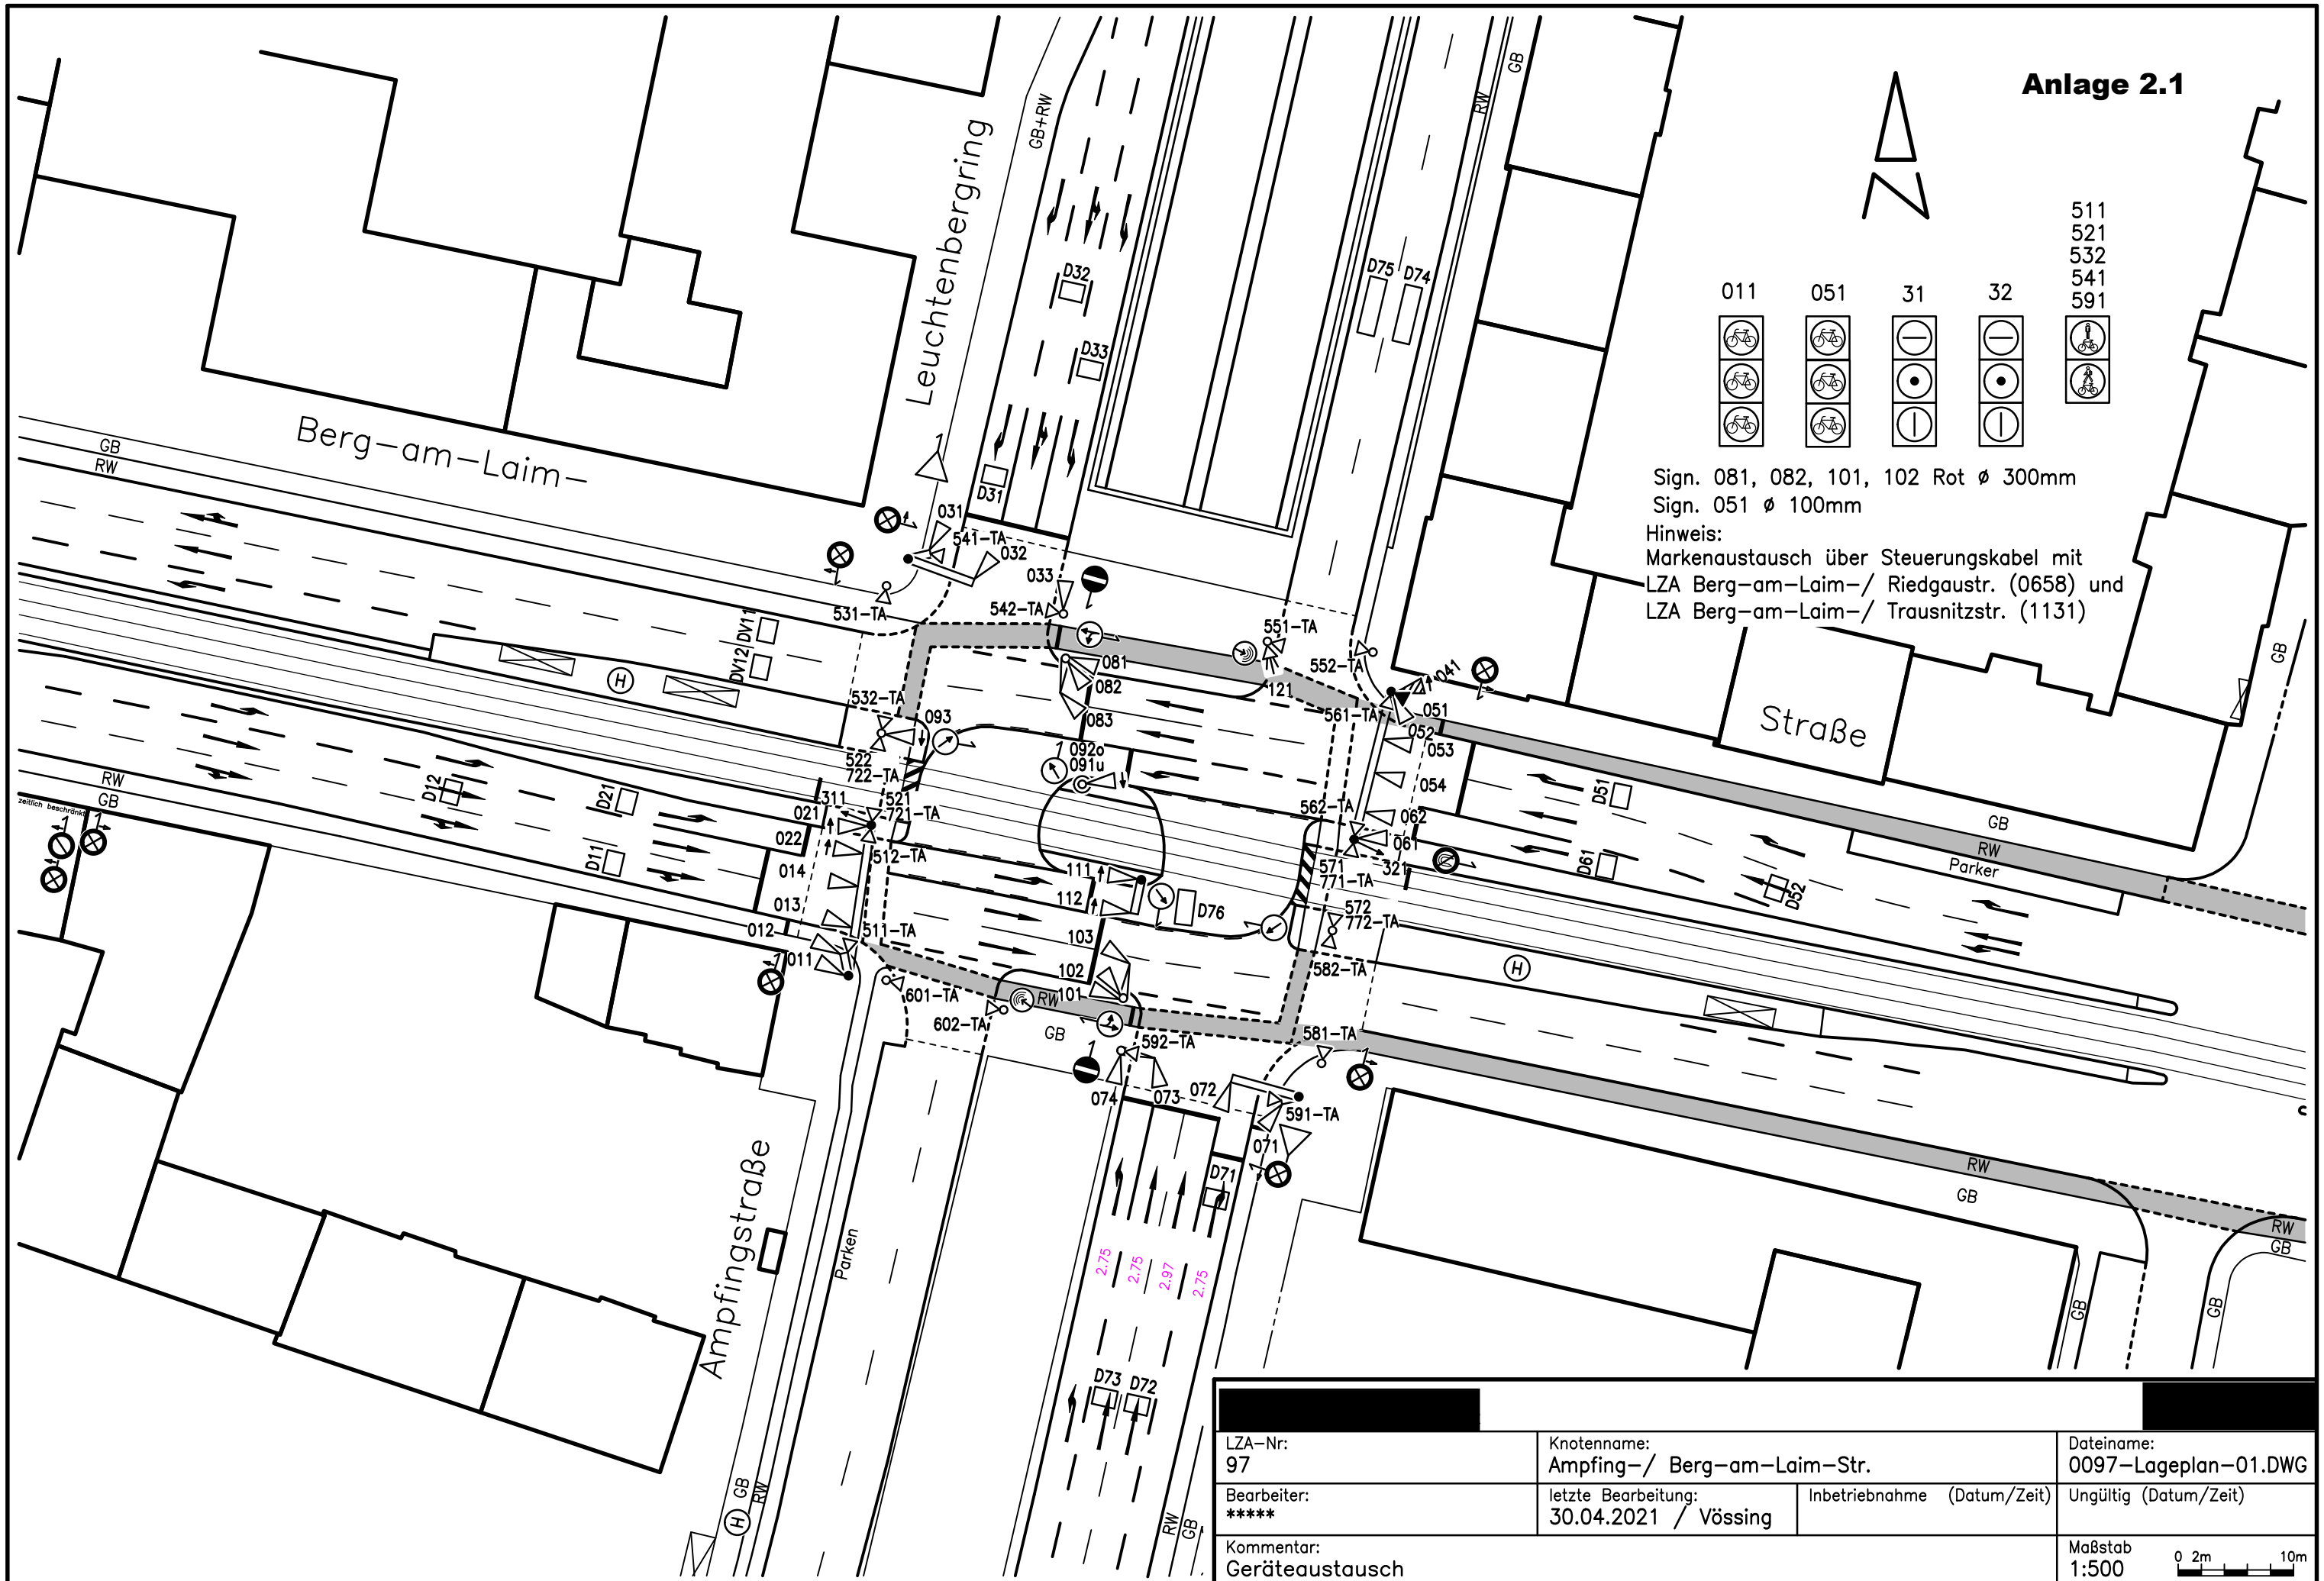

LZA-Nr: 97		Knotenname: Ampfing-/ Berg-am-Laim-Str.		Dateiname: 0097-Lageplan-01.DWG	
Bearbeiter: *****		letzte Bearbeitung: 30.04.2021 / Vössing		Inbetriebnahme (Datum/Zeit) Ungültig (Datum/Zeit)	
Kommentar: Geräteaustausch				Maßstab 1:500	

